



PIANTA PIANO TERZO (Quota 16.25m) SCALA 1:100

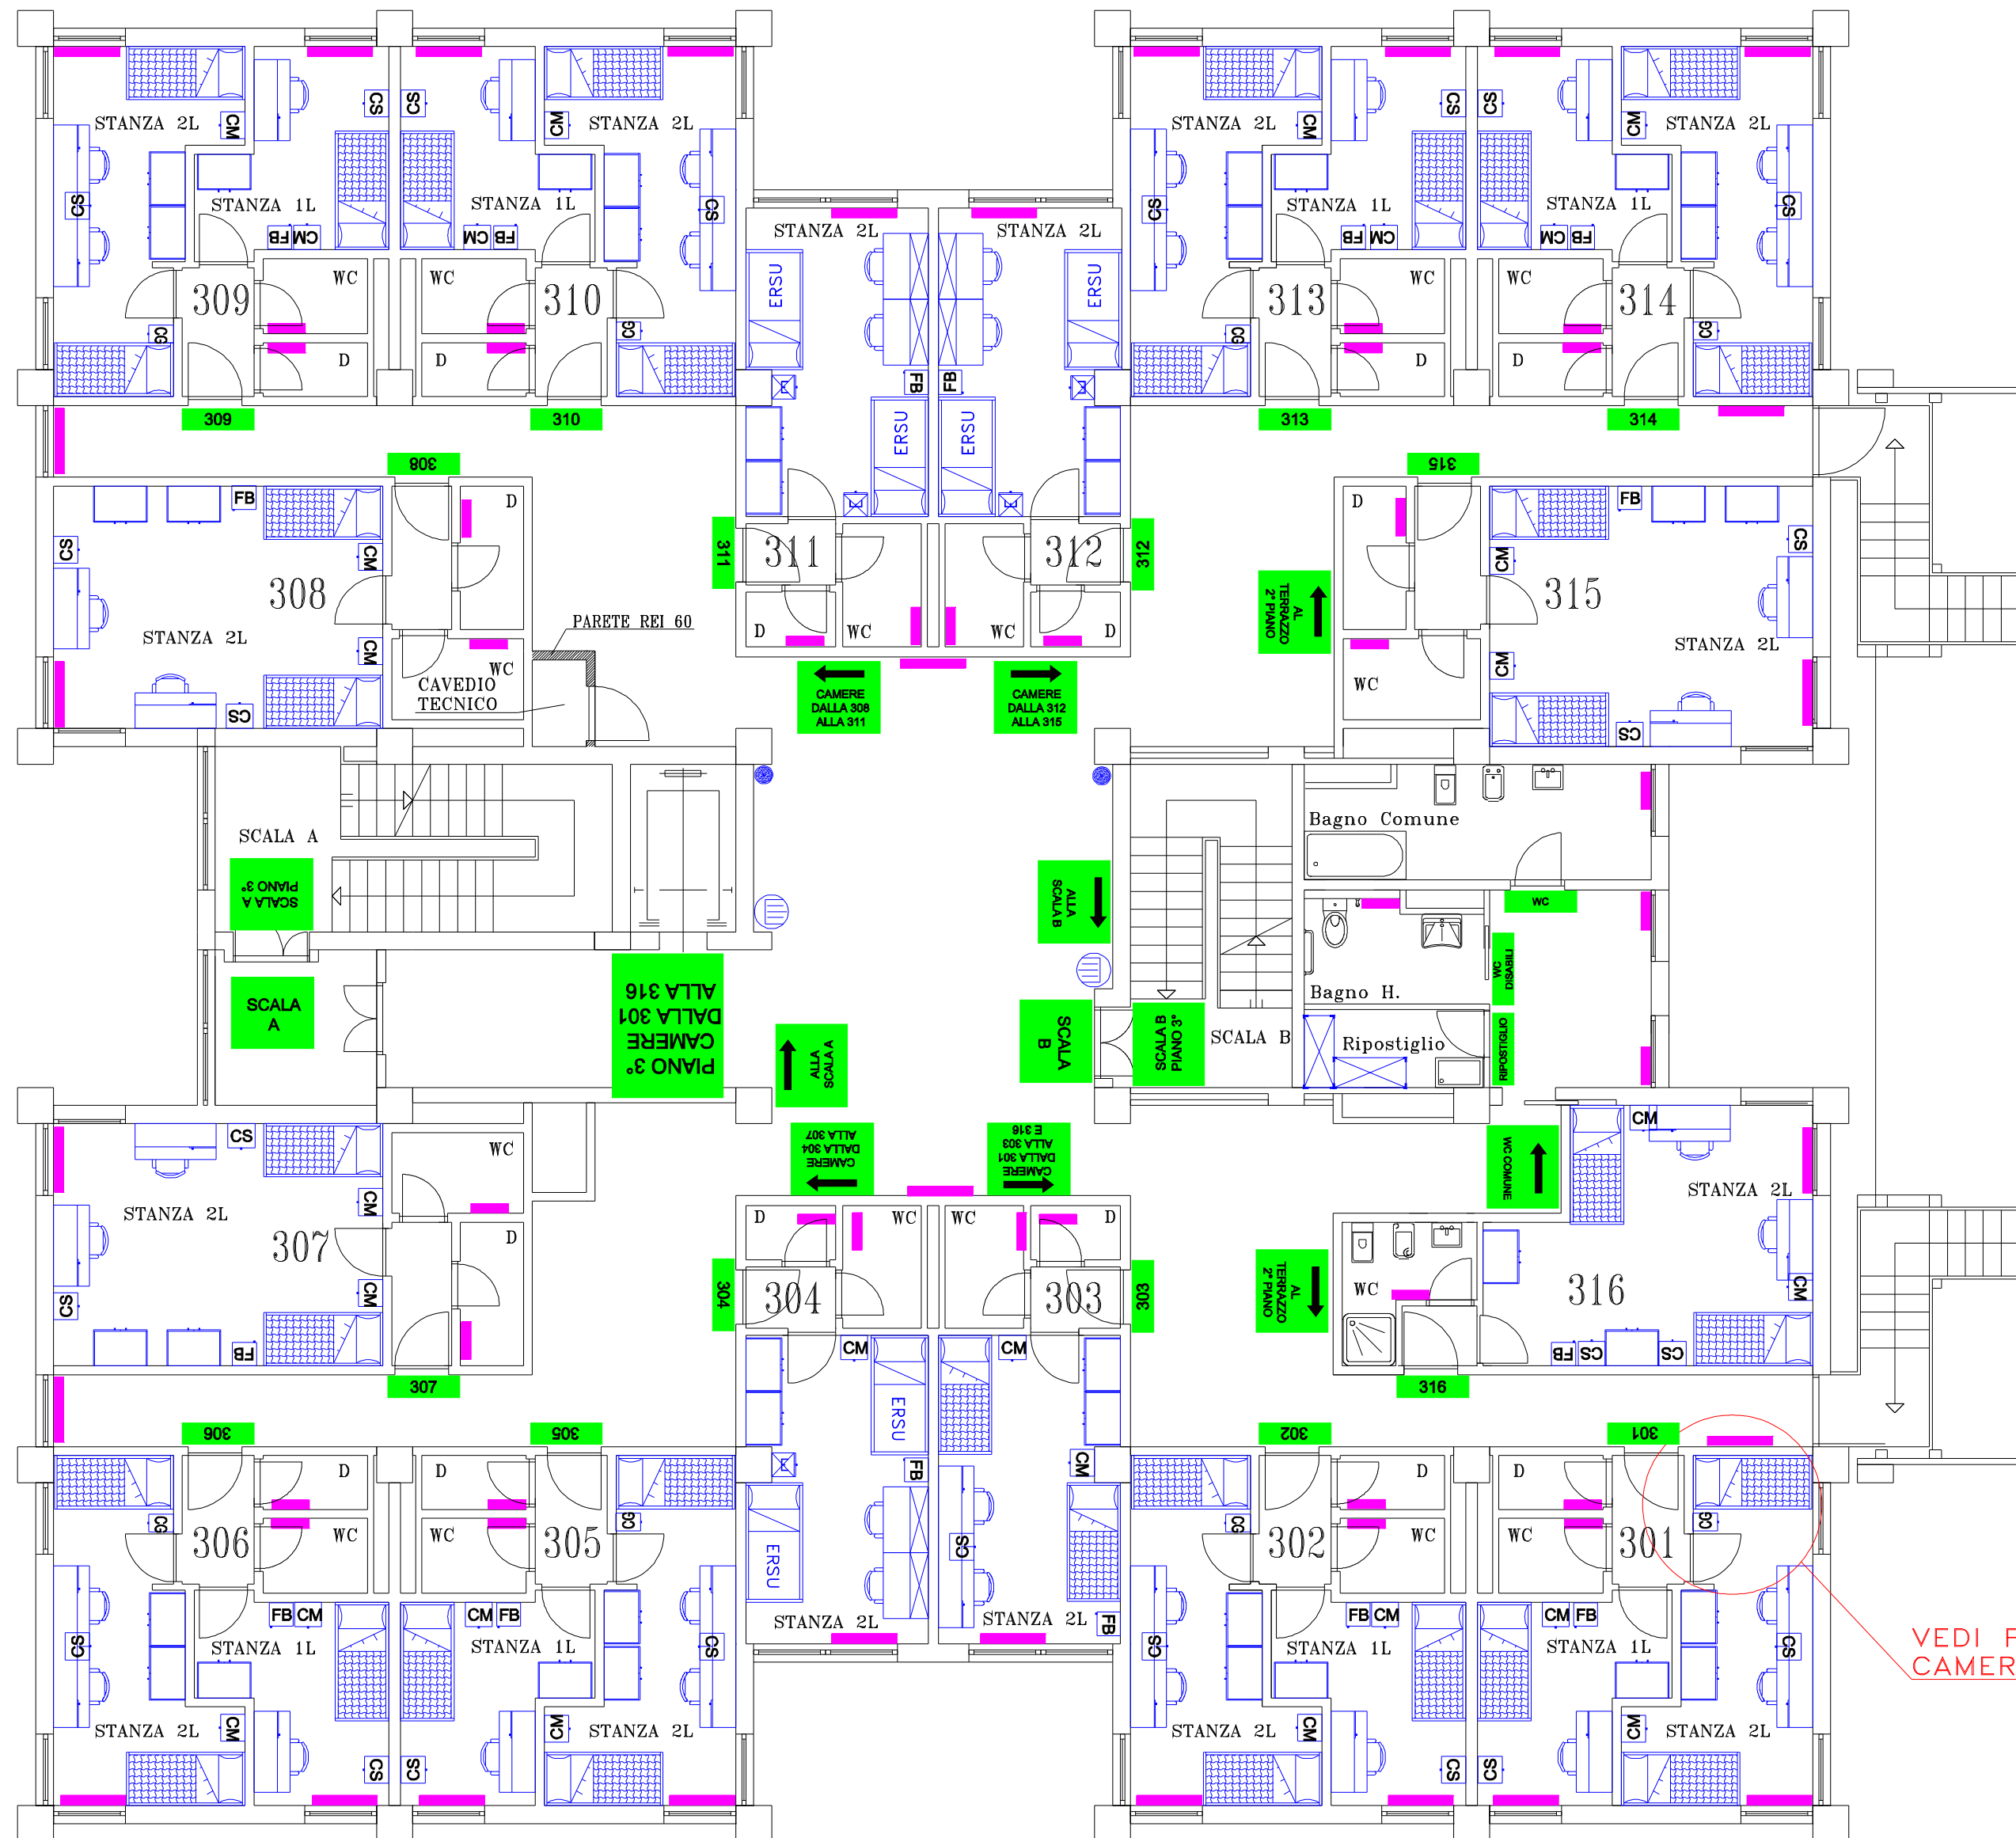

VEDI PARTICOLARE CAMERA 301

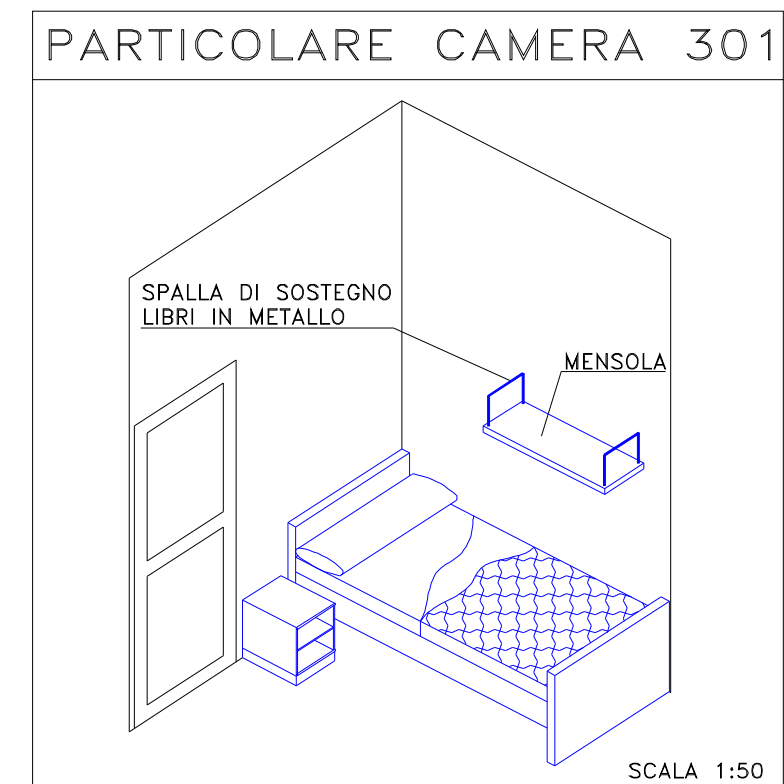

CAMERE	AREA m ²	
	2 LETTI	1 LETTO
301, 302, 305, 306, 309, 310, 313, 314	14	9.45
303, 304, 311, 312	15.45	
307, 308, 315	22.30	
316	21.10	

COMUNE DI MESSINA

PROGETTO : ARREDI PER IL RESIDENCE SS. ANNUNZIATA E PER IL RESIDENCE GRAVITELLI


COMMITTENTE: REGIONE SICILIANA - E.R.S.U. - MESSINA

IMPRESA:

PROGETTO ESECUTIVO

APPROVAZIONI :

Firma:



STUDIO INGEGNERIA ELETTEOTECNICA
Dott. Ing. **MATTEO BOTTARI**
Via La Farina is. R -98123 Messina
Tel. 090/693238 Fax 090/2929652
E-mail: ing.bottari@tin.it

REV.	
Descrizione:	Tav. N.6
PIANTA PIANO TERZO scala 1:100	Data 12/07/2007
Dis.B.P. Visto: B.M.F file:	Dis. n. 2007-225/06